


PLANTA BAIXA - PAVIMENTO -GARAGEM PÚBLICA
ESCALA 1 : 75

LEGENDA			
SHAFTS HIDROSSANITÁRIO NO PAVIMENTO	PROJEÇÃO DE SHAFTS HIDROSSANITÁRIO	SHAFTS ELÉTRICO NO PAVIMENTO	SHAFTS ELÉTRICO NO PAVIMENTO
SHAFTS PROJETO HIDROSSANITÁRIO	DO PAVIMENTO ACIMA OU ABAXO	TEXTOS PROJETO ELÉTRICO	TEXTOS PROJETO ELÉTRICO
SHAFTS PROJETO HIDROSSANITÁRIO	DO PAVIMENTO ACIMA OU ABAXO	TEXTOS PROJETO ELÉTRICO	TEXTOS PROJETO ELÉTRICO
SHAFTS PROJETO HIDROSSANITÁRIO	DO PAVIMENTO ACIMA OU ABAXO	TEXTOS PROJETO ELÉTRICO	TEXTOS PROJETO ELÉTRICO
SHAFTS PROJETO HIDROSSANITÁRIO	DO PAVIMENTO ACIMA OU ABAXO	TEXTOS PROJETO ELÉTRICO	TEXTOS PROJETO ELÉTRICO

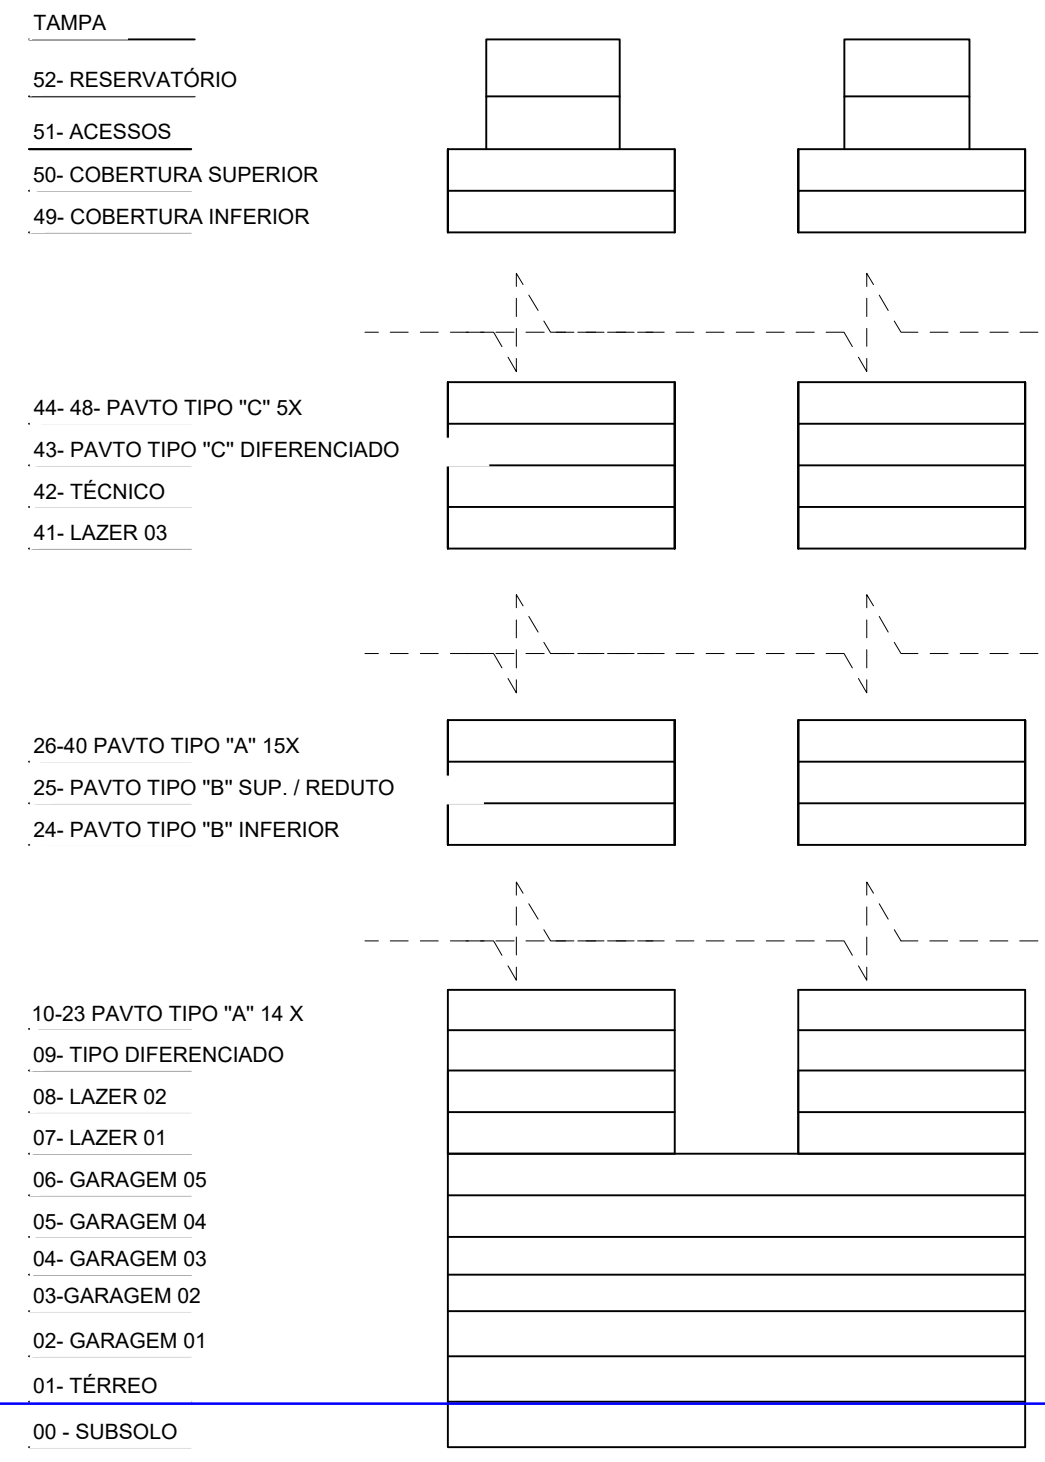

ESQUEMA DE PAVIMENTOS

LANÇAMENTO PRELIMINAR PARA APROVAÇÃO DE PONTOS,
PROJETO NÃO LIBERADO PARA OBRA.

ARQUIVO BASE	NOME DO ARQUIVO	RECEBIDO EM
PROJETO ARQUITETÔNICO	REN_PRJ_ARQ_GERAL	10-06-2024
PROJETO ESTRUTURAL - IFC	REN_APJ_EST_000_GERAL	11-06-2024
PROJETO ESTRUTURAL - DWG		
PROJETO INTERIORES		
PROJETO PISAPIS		
PROJETO LUMINOTÉCNICO		
PROJETO TOPOGRÁFICO		
PROJETO AUTOMAÇÃO		
	RESPONSÁVEL PELA RESPOSTA	RECEBIDO EM
LISTA DE DEFINIÇÕES	Bruno Scopel	03-06-2024
FUROS APROVADOS		

REVISO	26-06-2024	FASE 00 - EMISSÃO INICIAL
REVISÃO	DATA	DESCRIÇÃO
EQUIPE TÉCNICA		
AMANDA LARENTIS		
GUILHERME LARENTIS		
RAUL PEDRO ESKELSEN		
RUA DE JESUS CRISTO, 1.188		
BARRIO ANTIGO - CAMPUS II		
RUA 2.414 - CENTRO - BALNEÁRIO CAMBURIÚ - SC		
PROJETO DE RENOVATÃO		
PROPRIETÁRIO		
RV EMPREENDIMENTOS IMOBILIÁRIOS SPE LTDA		
CONTEÚDO		
PLANTA BAIXA - PAVIMENTO SUBSOLO		
PROJETO	THÓRUS	REVISOR
THÓRUS	VINÍCIUS	FASE DO PROJETO
FASE 00	ESCALA	INDICADA
26-06-2024	REVISO	ARQUIVO
23006	DIS 01 20	